


Компоновочная схема

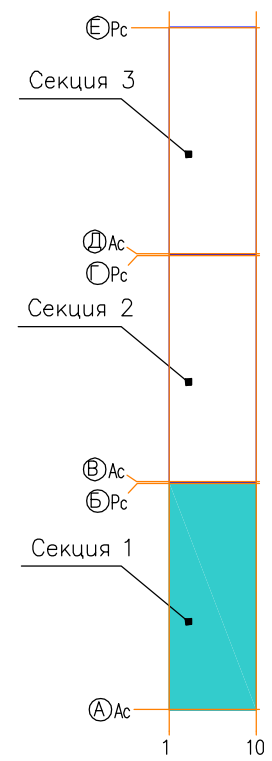

							4614-1-30М		
1	-	Ноб.	-	<i>С</i>	11.11.15	21-но этажный 3-секционный многоквартирный жилой дом с техническим и подземным этажами №5 (по генплану) – 1-й пусковой комплекс. Жилищный комплекс "Анжудинский парк" в в. Анжудиново Кстовского района Нижегородской области			
Изм.	Коллц.	Лист	Ндкз	Подписи	Дата				
Разработал		Смирнов		<i>С</i>		Внутреннее электроснабжение	Стадия	Лист	Листов
ГИП		Лобан		<i>С</i>			РД	134	
Н.контр.						План прокладки сетей освещения 6-9 этажей 1 секции.	ООО "Графит-Про" г. Нижний Новгород		
Т.контр.									
Утв.	Сидоров			<i>В.В.С</i>					